



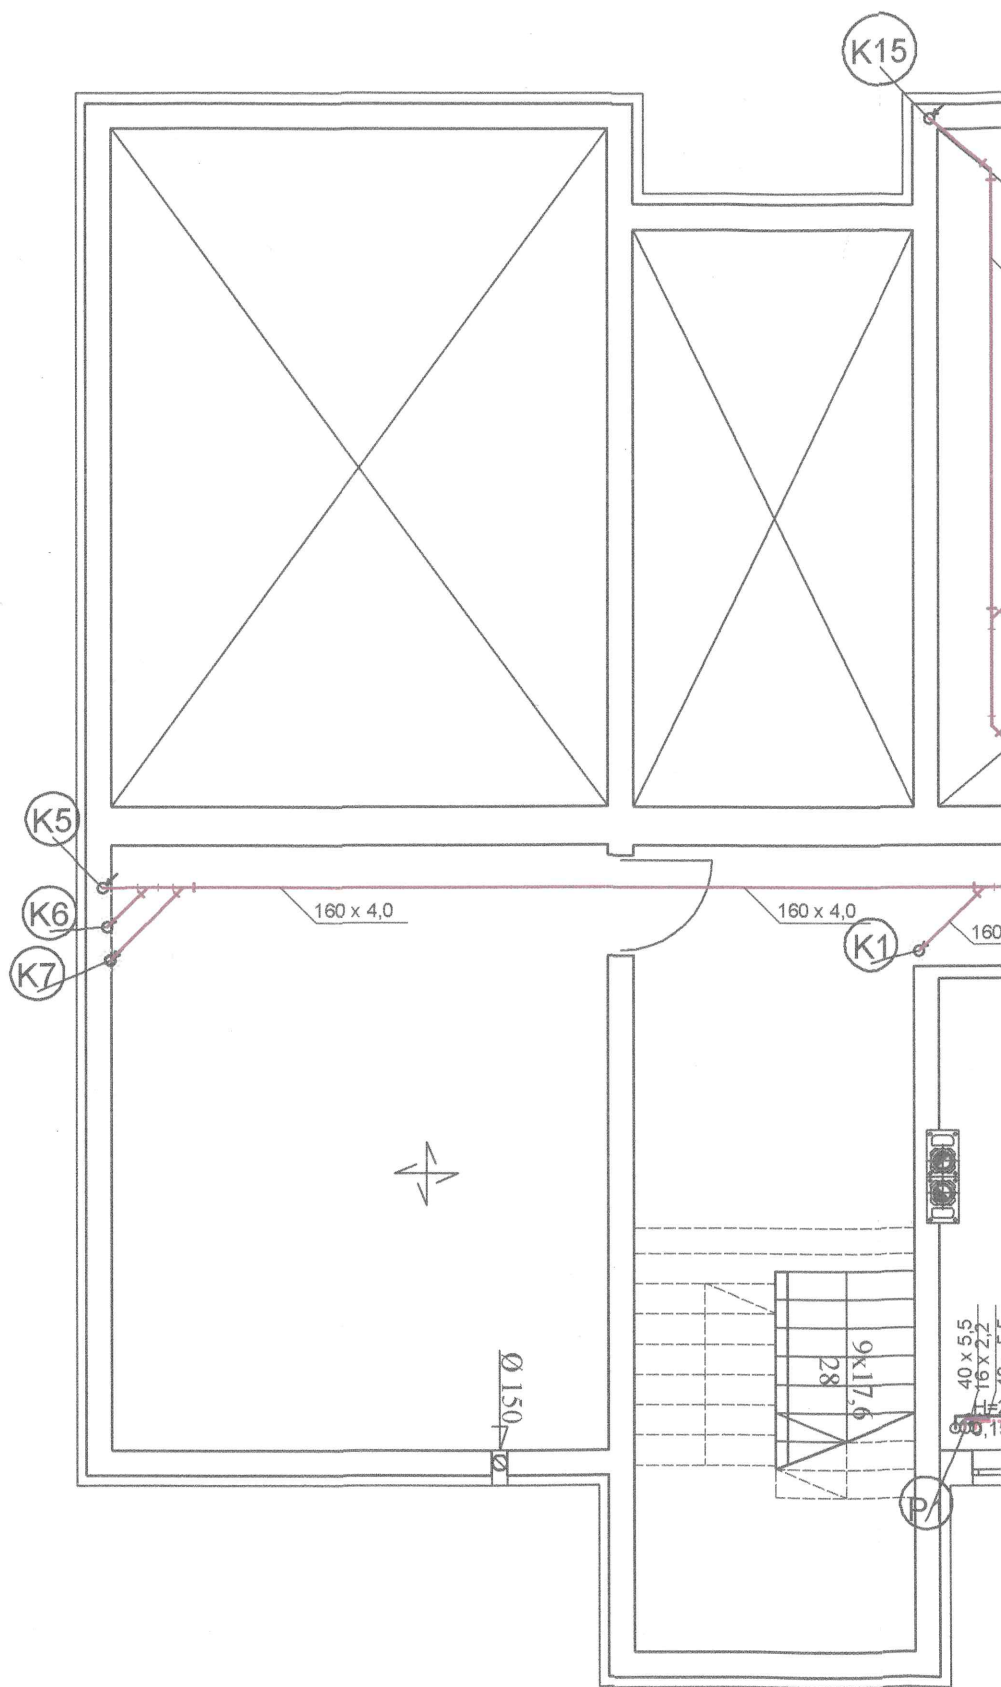

Starostwo Powiatowe
w Myszkowie
ul. Pułaskiego 6
42-300 Myszków

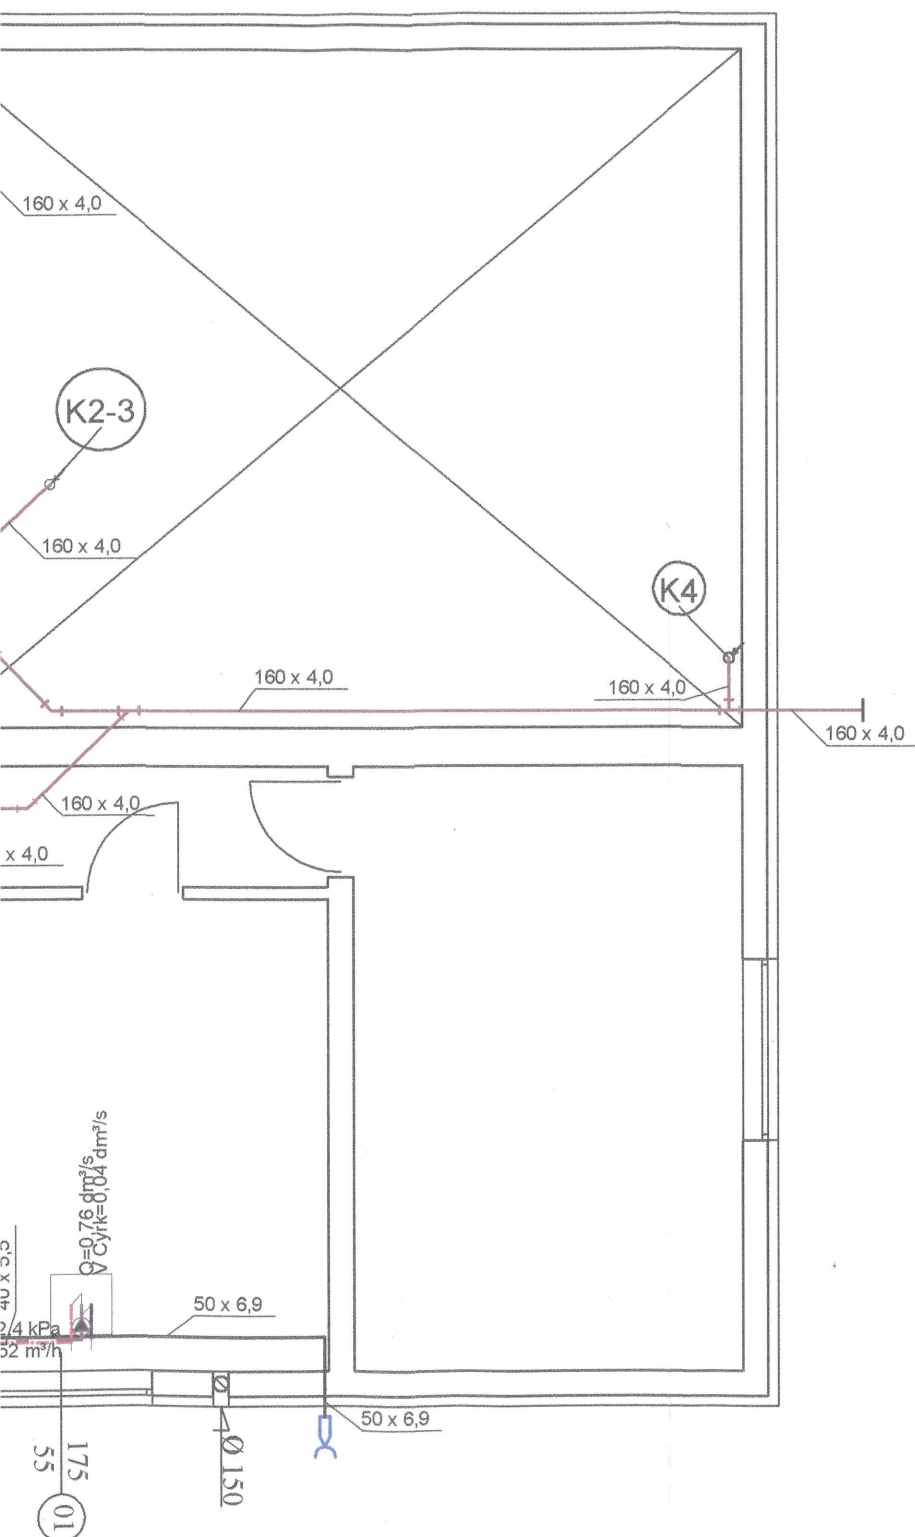


Legenda:


- proj. inst. zimnej wody
- proj. inst. ciepłej wody
- proj. inst. cyrkulacji
- proj. inst. kan. sanitarnej
- podejście wodociągowe
- ujście ścieków

Minimalne spadki
przewodów odpływowych: DN = 110 mm i = 2 ‰ DN = 160 mm i = 1,5 ‰

PROJEKT BUDOWY BUDYNKU ZAKWATEROWANIA TURYSTYCZNEGO
I REKREACYJNEGO "GOŚCINIEC W ZAKLASZTORZE" W ŻARKACH

Tytuł rysunku Rzut piwnic - Instalacja wod-kan	Data Październik 2016
Inwestor Karol Podlejski, ul. Kopernika 7, 42-310 Żarki	Skala 1:75
Autor projektu mgr inż. Sławomir Łapeta up. nr SLK/2642/POOS/09	Podpis
Sprawdził mgr inż. Janusz Matuszewski up. SLK/3758/POOS/11	Nr rys. S1
Opracował inż. Mateusz Okraska inż. Paweł Chorabik	Podpis

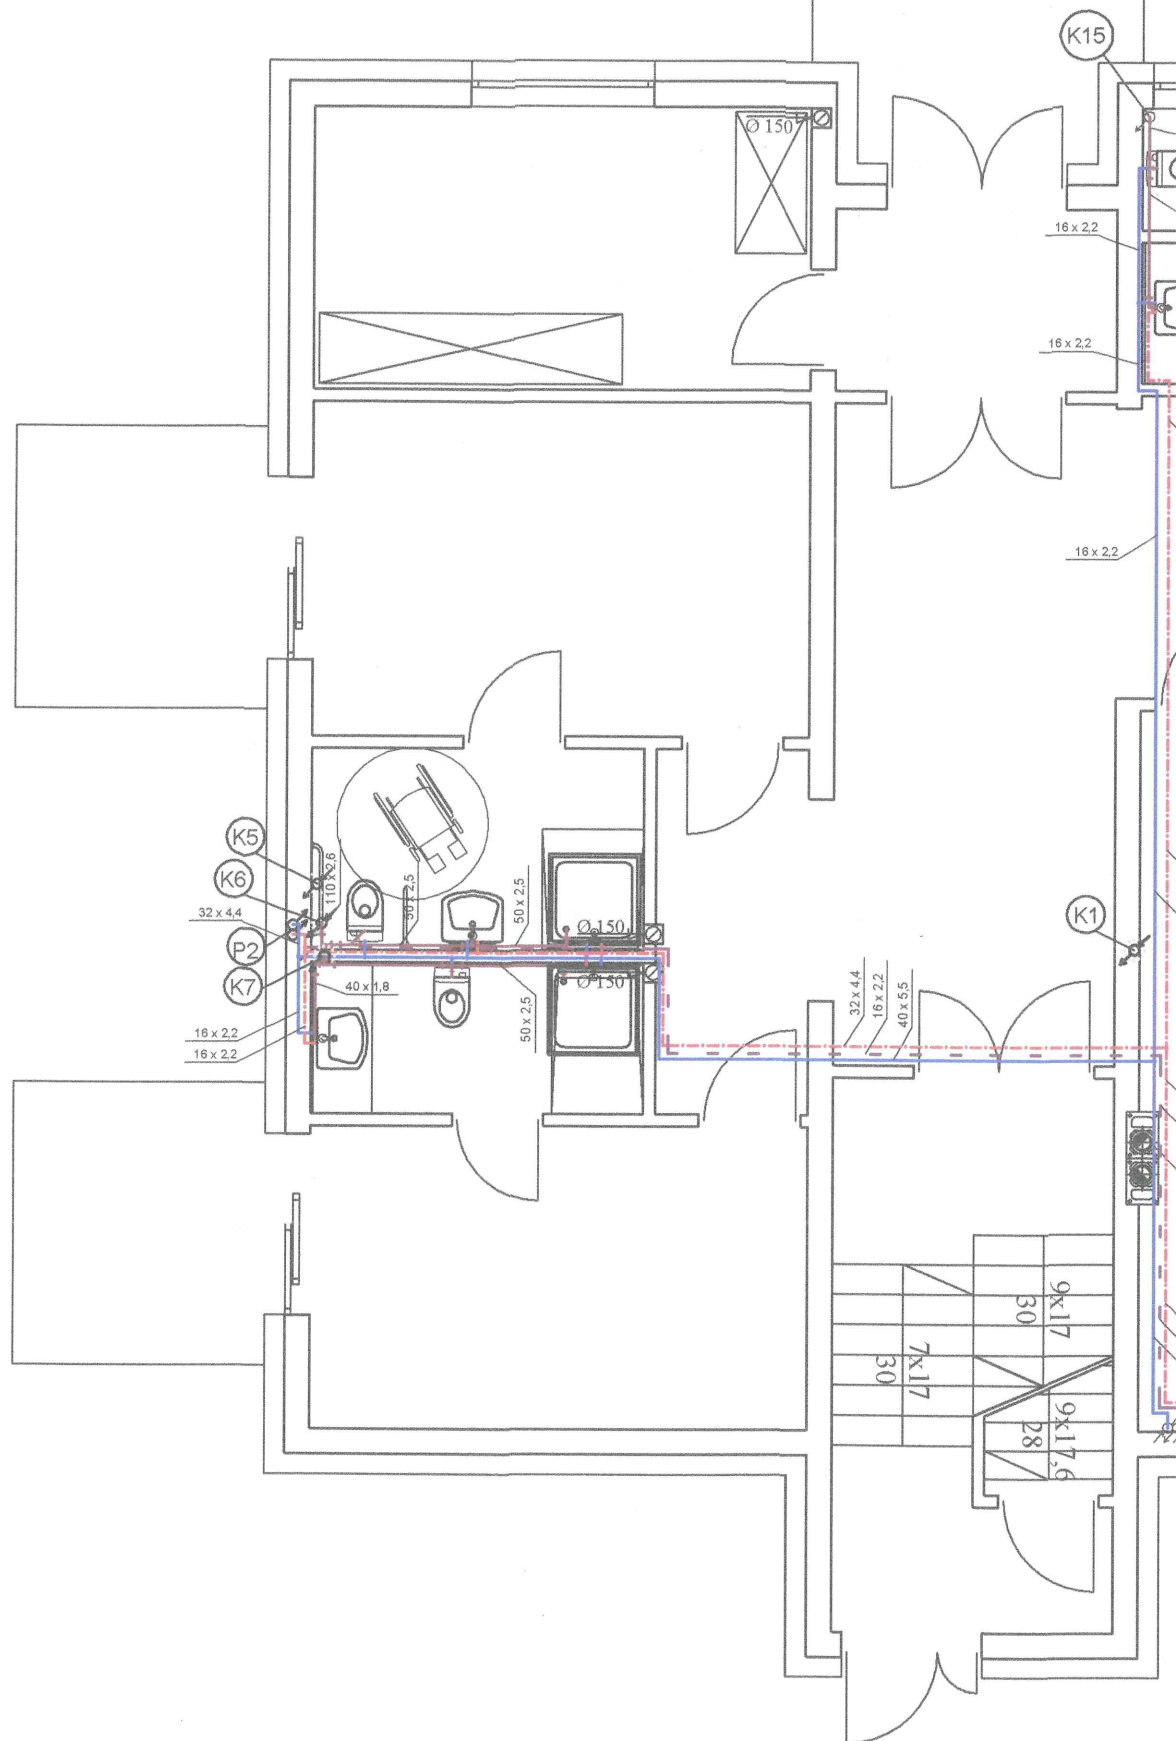

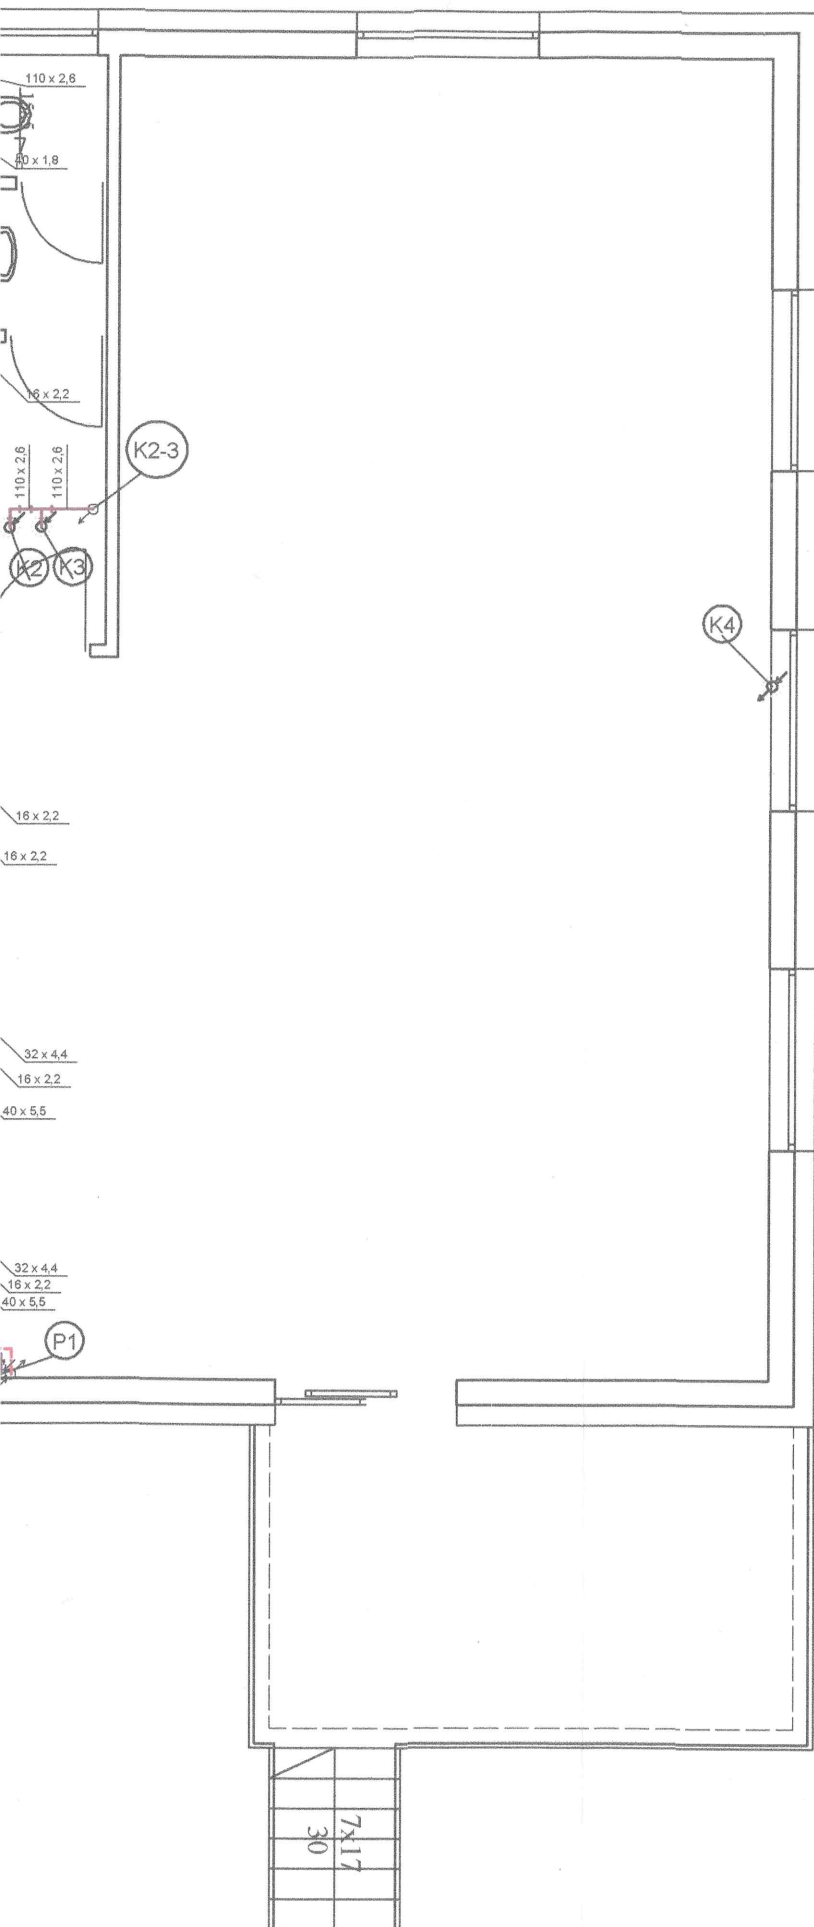

120


 
Starostwo Powiatowe
w Myszkowie
ul. Pułaskiego 6
42-300 Myszków


Legenda:

- proj. inst. zimnej wody
- proj. inst. ciepłej wody
- proj. inst. cyrkulacji
- proj. inst. kan. sanitarnej

Minimalne spadki
przewodów odpływowych: DN = 110 mm i = 2 ‰ DN = 160 mm i = 1,5 ‰


**PROJEKT BUDOWY BUDYNKU ZAKWATEROWANIA TURYSTYCZNEGO
I REKREACYJNEGO "GOŚCINIEC W ŻAKLASZTORZE" W ŻARKACH**

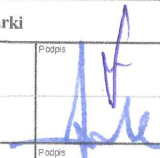Tytuł rysunku Rzut parteru - Instalacja wod-kan		Data Październik 2016
Inwestor Karol Podlejski, ul. Kopernika 7, 42-310 Żarki		Skala 1:75
Autor projektu mgr inż. Sławomir Łapeta up. nr SLK/2642/POC/S/9	Podpis 	S2
Sprawdził mgr inż. Janusz Matuszewski up. SLK/3759/POC/S/11	Podpis 	
Opracował inż. Mateusz Okrasa inż. Paweł Chorabik	Podpis 	

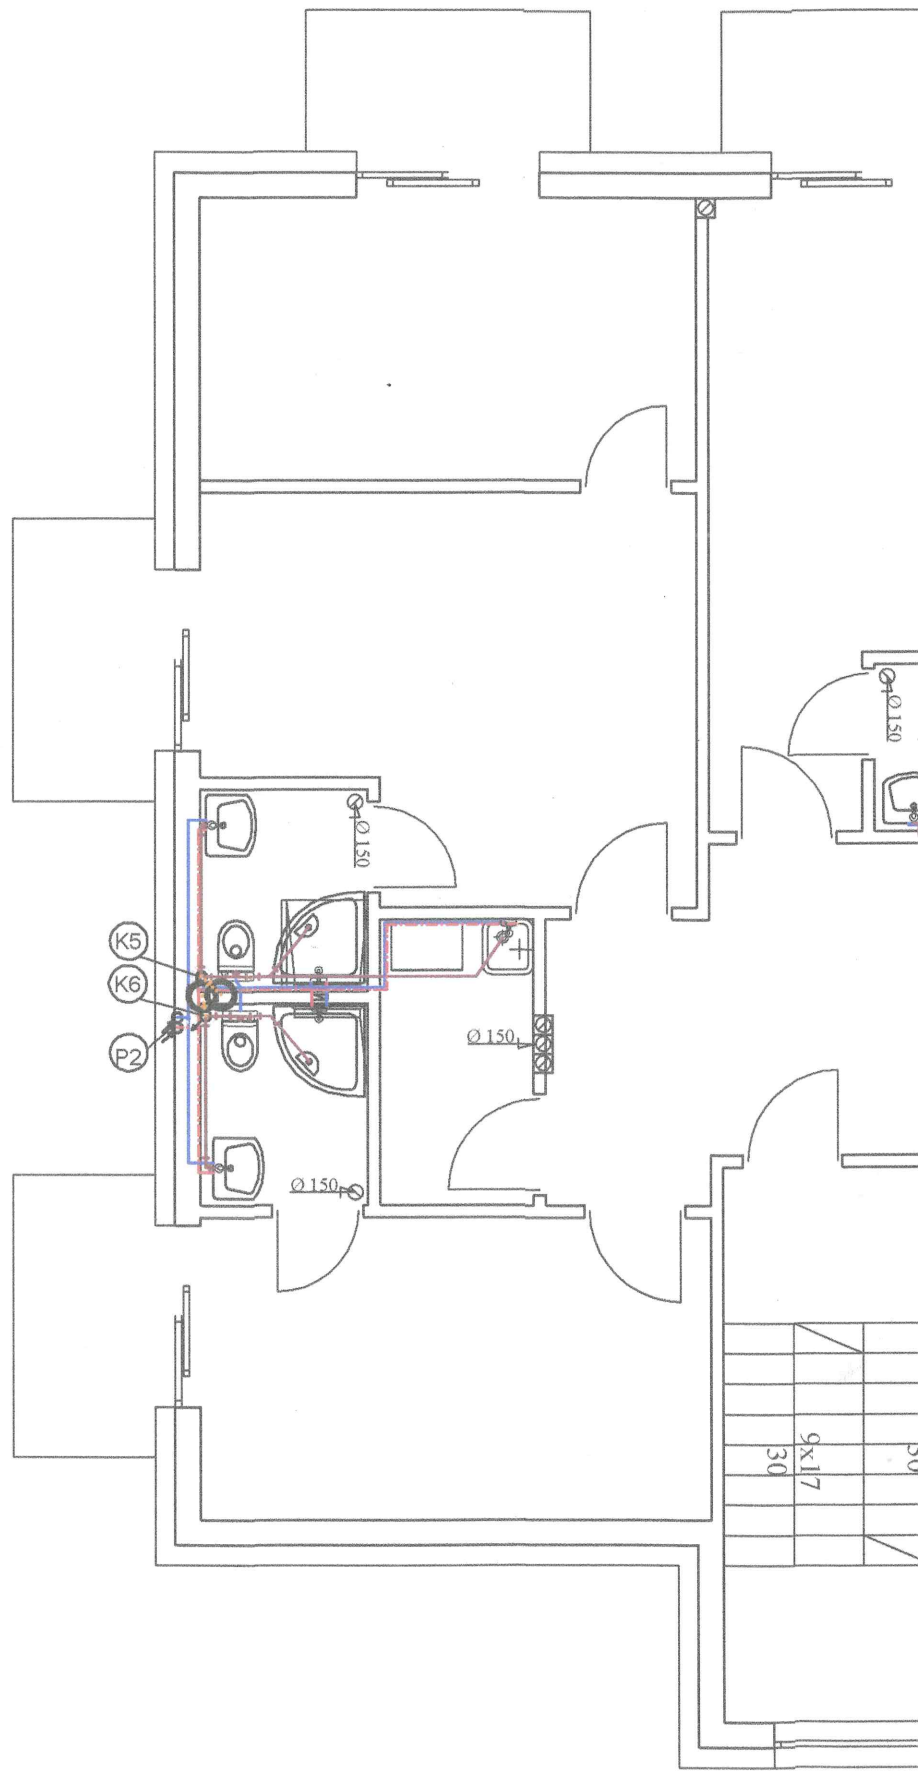

121

Starostwo Powiatowe
w Myszkowie
ul. Pułaskiego 6
42-300 Myszków

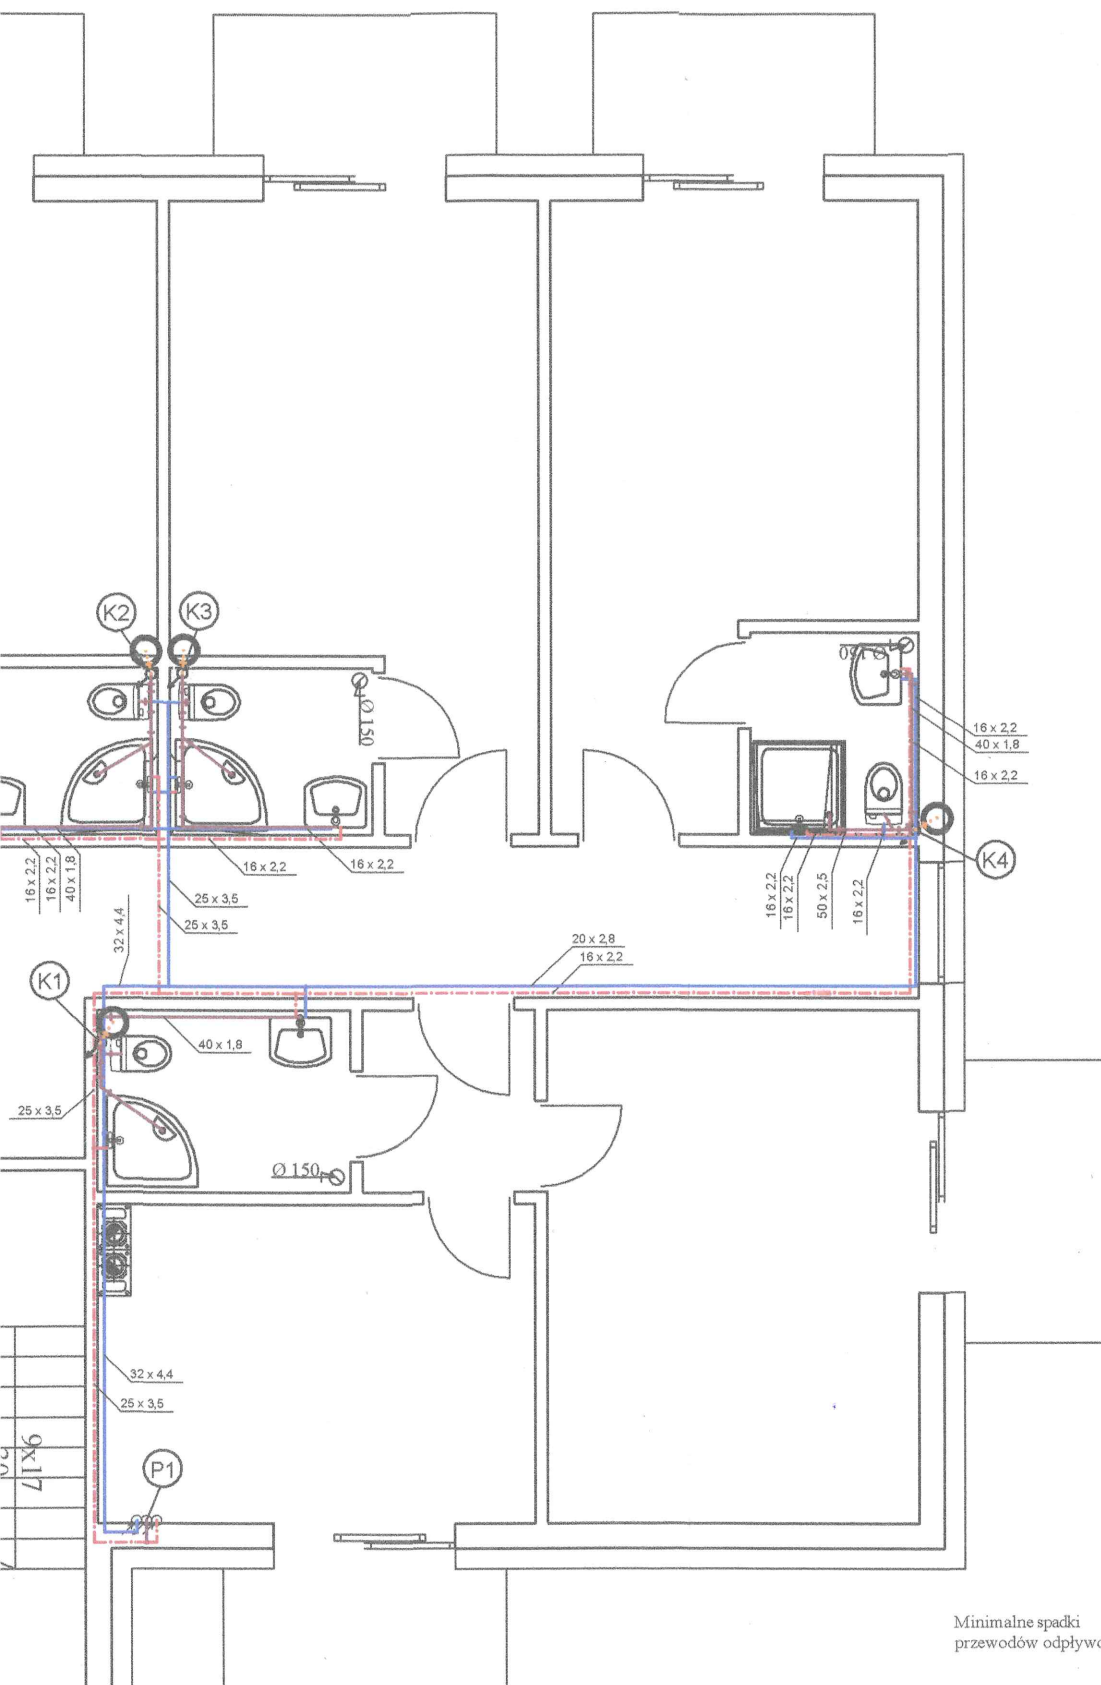


Legenda:

- proj. inst. zimnej wody
- proj. inst. ciepłej wody
- proj. inst. cyrkulacji
- proj. inst. kan. sanitarnej

Minimalne spadki
przewodów odpływowych: DN = 110 mm i = 2% DN = 160 mm i = 1,5 %


PROJEKT BUDOWY BUDYNKU ZAKWATEROWANIA TURYSTYCZNEGO
I REKREACYJNEGO "GOŚCINIEC W ZAKLASZTORZE" W ŻARKACH

Tytuł rysunku Rzut poddasza - Instalacja wod-kan	Data Październik 2016
Inwestor Karol Podlejski, ul. Kopernika 7, 42-310 Żarki	Skala 1:75
Autor projektu mgr inż. Sławomir Łapeta up. nr SLK/2642/PO.08/09	Podpis
Sprawdził mgr inż. Janusz Matuszewski up. SLK/3758/PO.08/11	Nr rys. S3
Opracował inż. Mateusz Okraska inż. Paweł Chorabik	Podpis

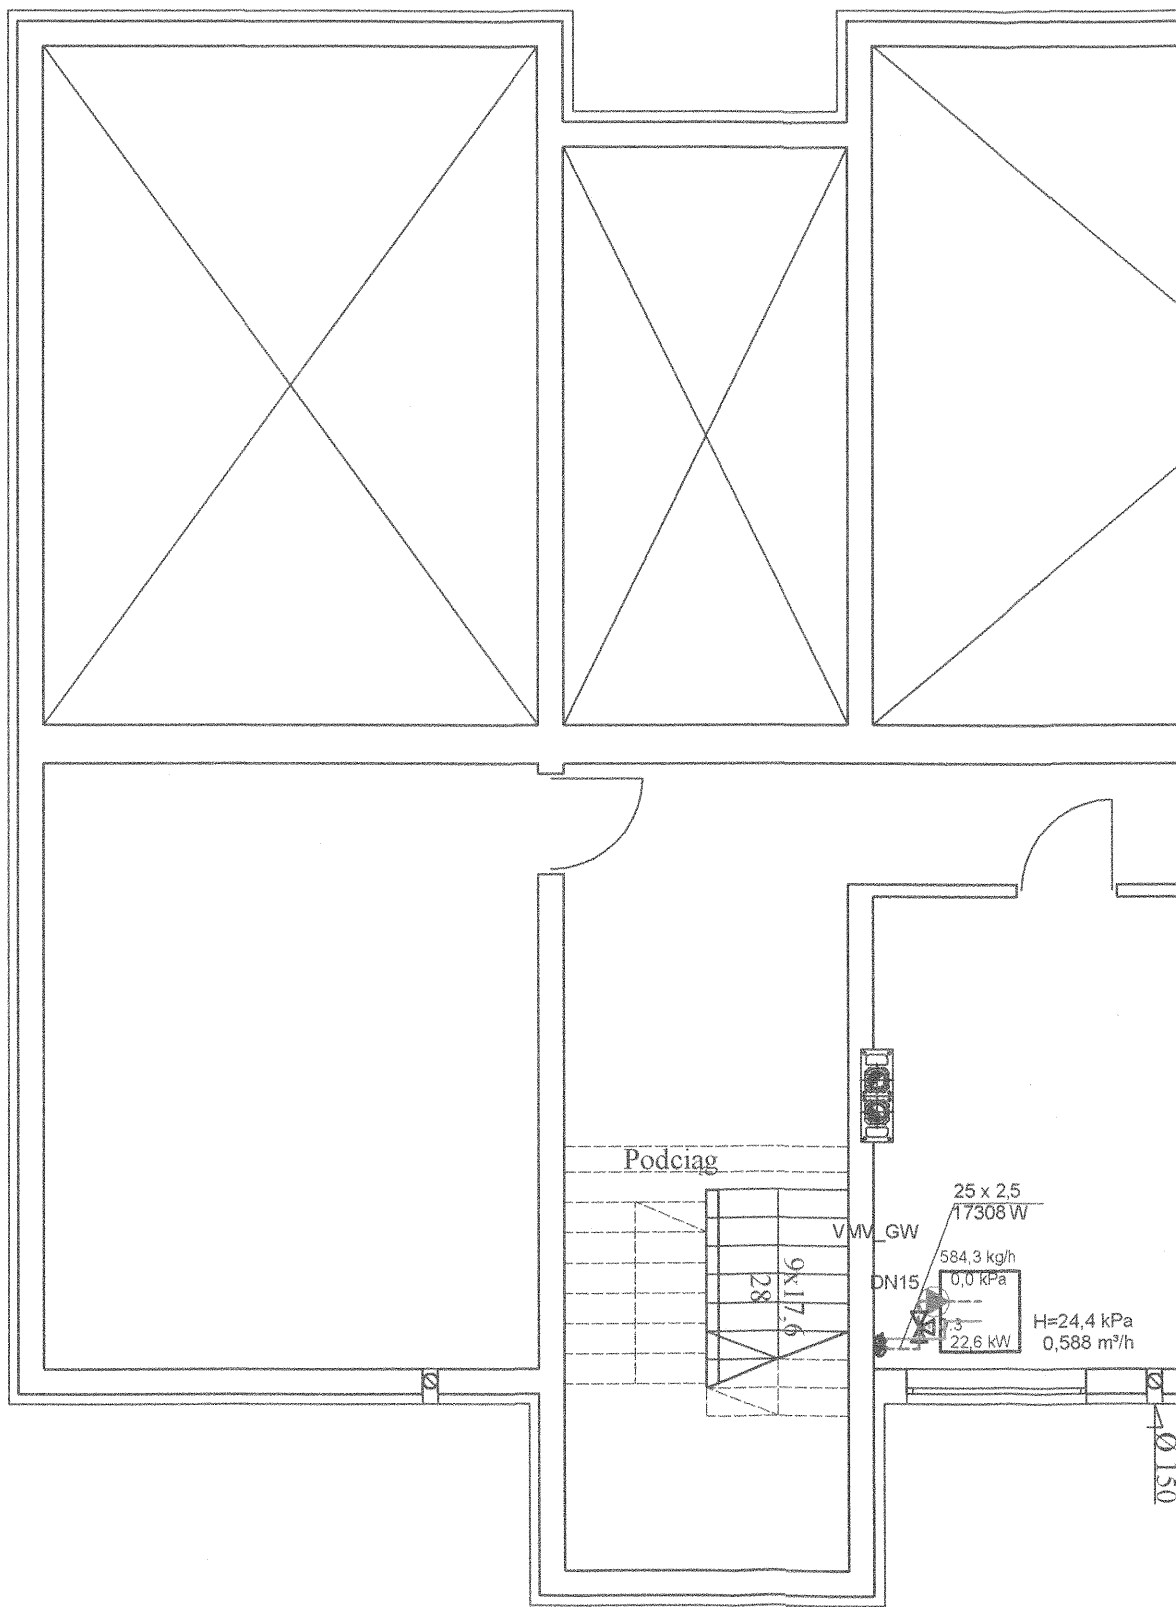

122

Starostwo Powiatowe
w Myszkowie
ul. Pułaskiego 6
42-300 Myszków

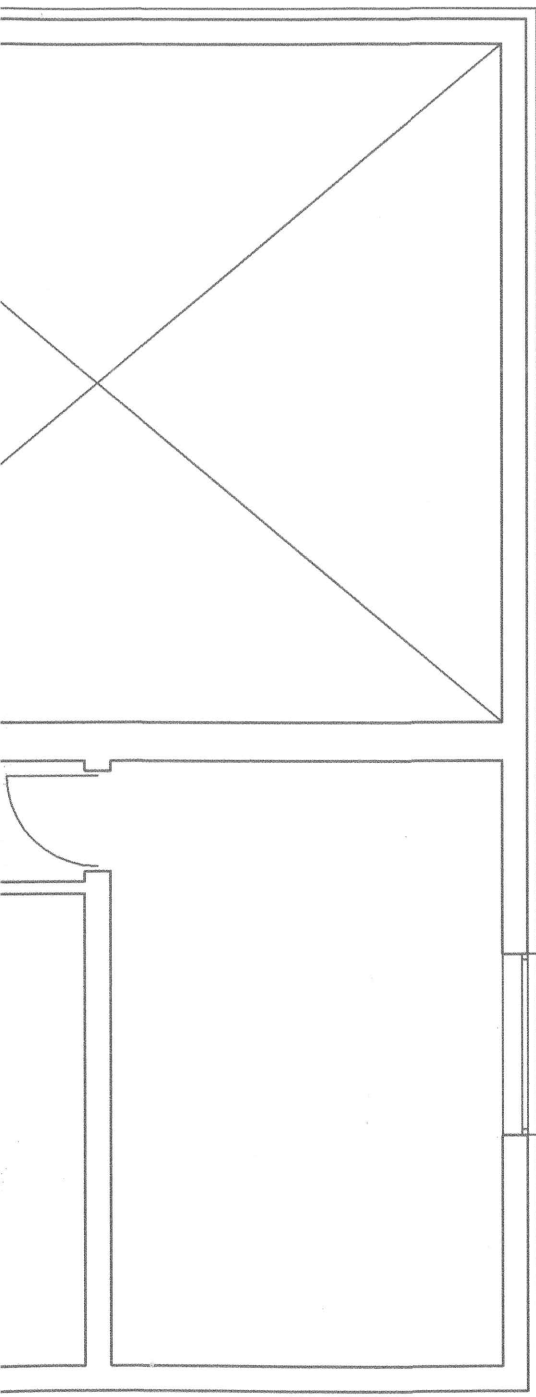

Legenda:



kocioł gazowy o mocy 25kW



rozdzielacz instalacji C.O.




rozdzielacz o.p.




powrót/zasilanie

PROJEKT BUDOWY BUDYNKU ZAKWATEROWANIA TURYSTYCZNEGO
I REKREACYJNEGO "GOŚCINIEC W ZAKŁASZ TORZE" W ŻARKACH


Tytuł rysunku Rzut piwnic - Instalacja wod-kan		Data Październik 2016	
Inwestor Karol Podlejski, ul. Kopernika 7, 42-310 Żarki		Skala 1:75	
Autor projektu mgr inż. Sławomir Łapeta up. nr SLK/2642/POOS/09		Podpis 	
Sprawdził mgr inż. Janusz Matuszewski up. SLK/2758/POOS/11		Podpis 	
Opracował inż. Mateusz Okraska		Podpis 	
inż. Paweł Chorabik		S4	

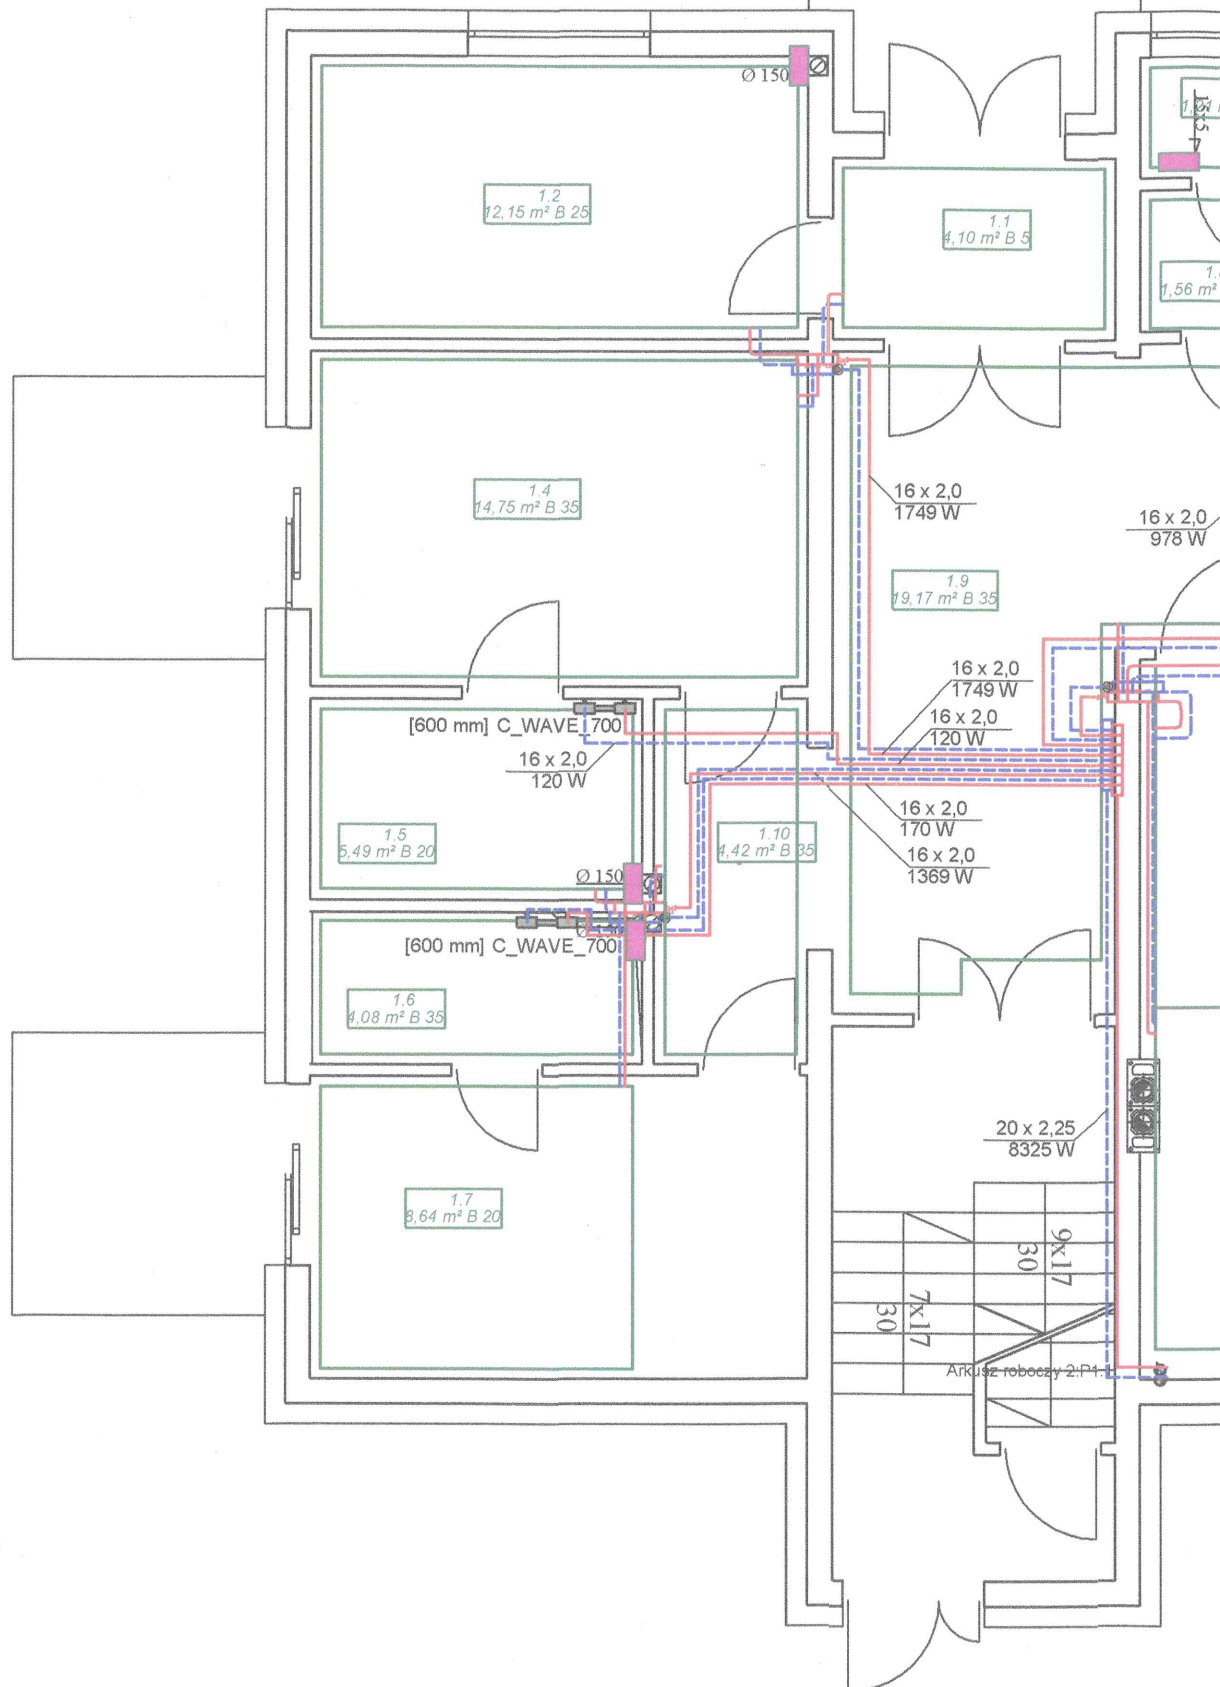


Starostwo Powiatowe
w Myszkowie
ul. Pułaskiego 6
42-300 Myszków

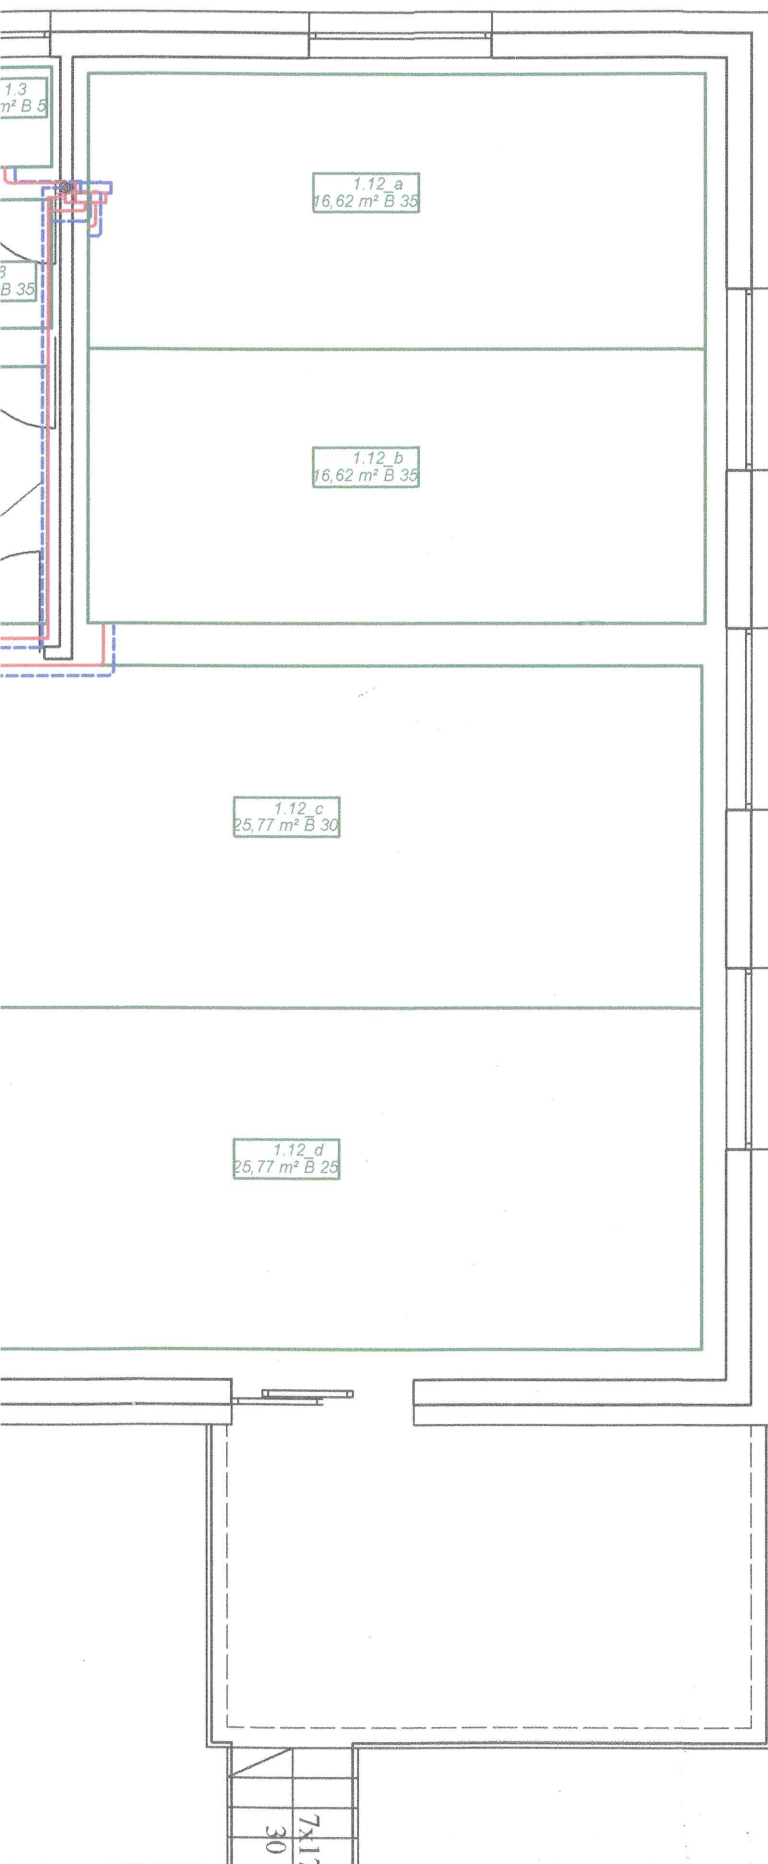


Legenda:

 -  rozdzielacz instalacji C.O.
-  rozdzielacz o.p.
-  powrót/zasilanie
-  powierzchnia grzewcza
-  wentylator silent 100


PROJEKT BUDOWY BUDYNKU ZAKWATEROWANIA TURYSTYCZNEGO
I REKREACYJNEGO "GOŚCINIEC W ZAKŁASZTORZE" W ŻARKACH

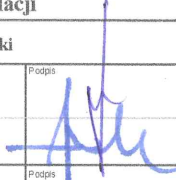Tytuł rysunku Rzut piwnic - Instalacja C.O., wentylacji	Data Październik 2016
Inwestor Karol Podlejski, ul. Kopernika 7, 42-310 Żarki	Skala 1:75
Autor projektu mgr inż. Sławomir Łapeta up. nr SLK/2642/POOS/09	Podpis 
Sprawdził mgr inż. Janusz Matuszewski up. SLK/3758/POOS/11	Nrys S5
Opracował inż. Mateusz Okraska	Podpis inż. Paweł Chorabik


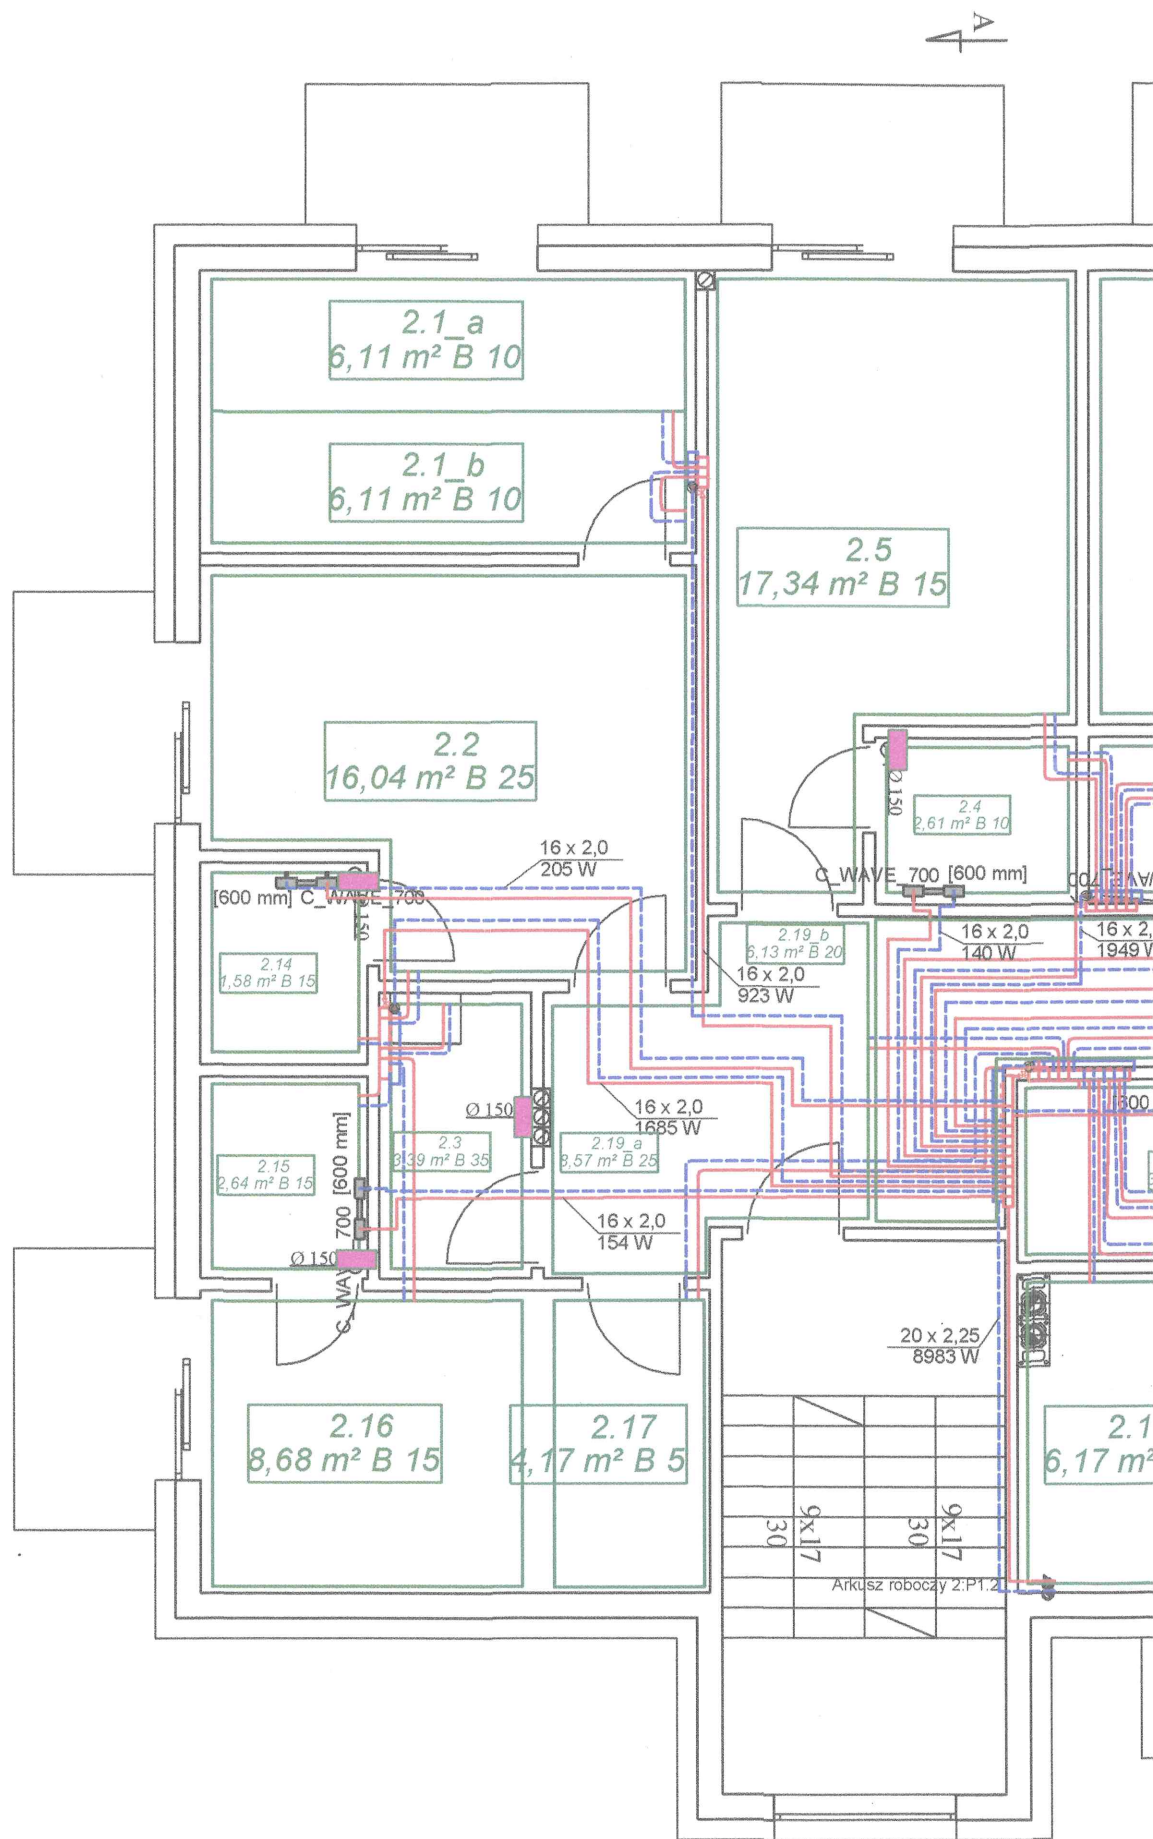


124



Starostwo Powiatowe
w Myszkowie
ul. Pułaskiego 6
42-800 Myszków

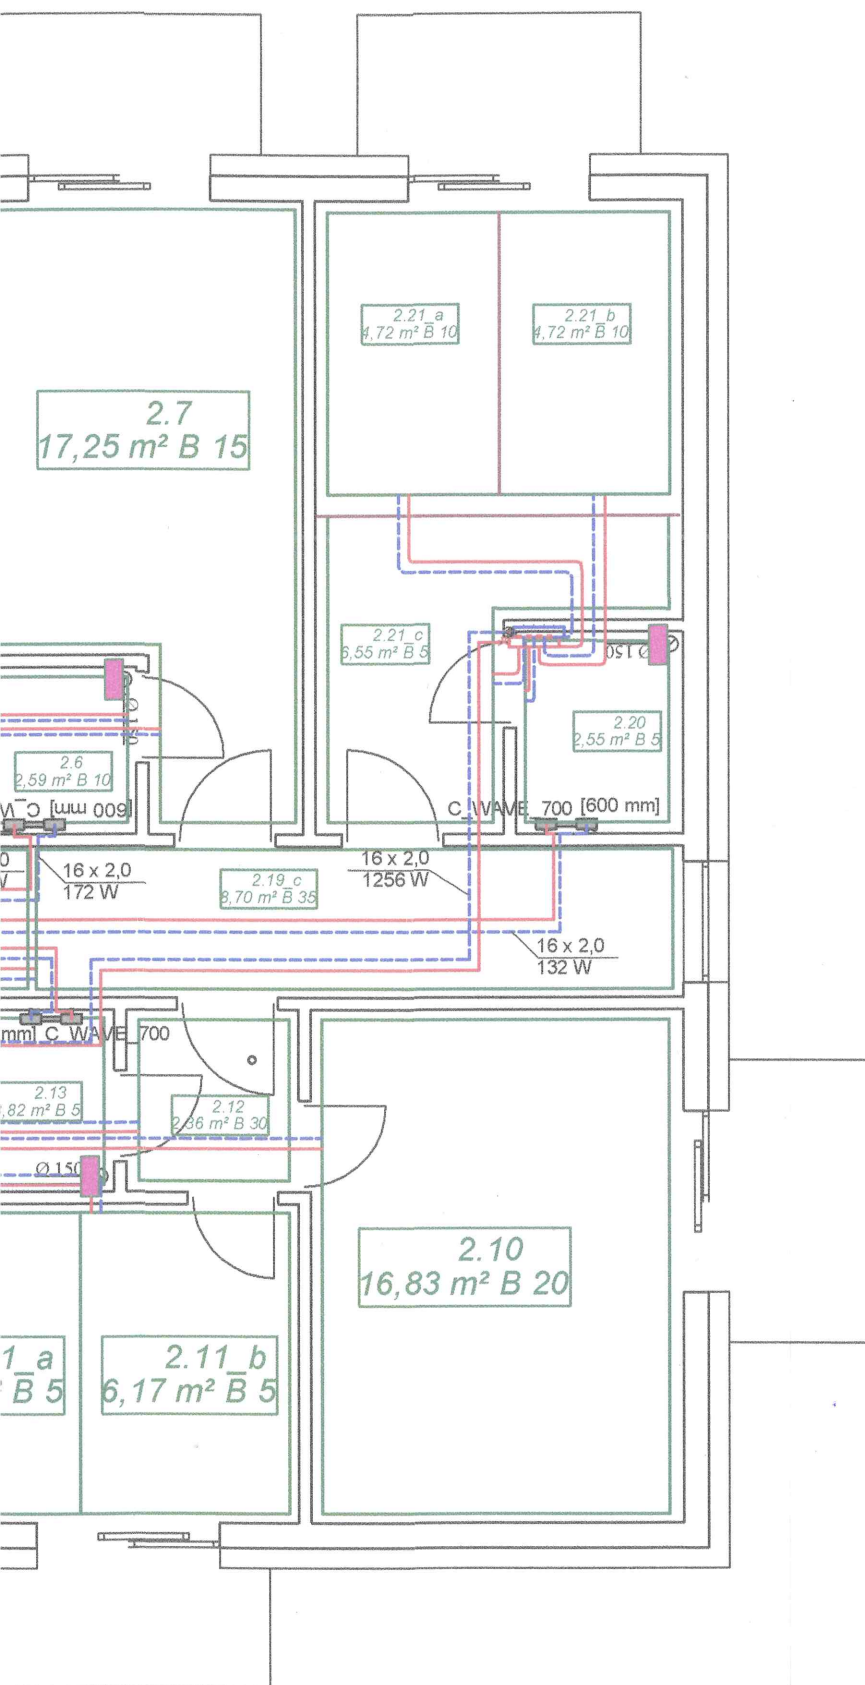

Legenda:

  -  rozdzielacz instalacji C.O.
-  rozdzielacz o.p.
-  powrót/zasilanie
-  powierzchnia grzewcza
-  wentylator silent 100

 PROJEKT BUDOWY BUDYNKU ZAKWATEROWANIA TURYSTYCZNEGO
I REKREACYJNEGO "GOŚCINIEC W ZAKLASZTORZE" W ŻARKACH

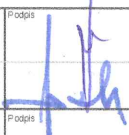Tytuł rysunku Rzut piwnic - Instalacja C.O., wentylacji	Data Październik 2016
Inwestor Karol Podlejski, ul. Kopernika 7, 42-310 Żarki	Skala 1:75
Autor projektu mgr inż. Sławomir Łapeta up. nr SLK/2642/PO/08/09	Podpis 
Sprawił mgr inż. Janusz Matuszewski up. nr SLK/3738/PO/08/11	Podpis 
Opracował inż. Mateusz Okraska	inż. Paweł Chorabik

S6